


SZCZEGÓŁ PODŁĄCZENIA CENTRALI

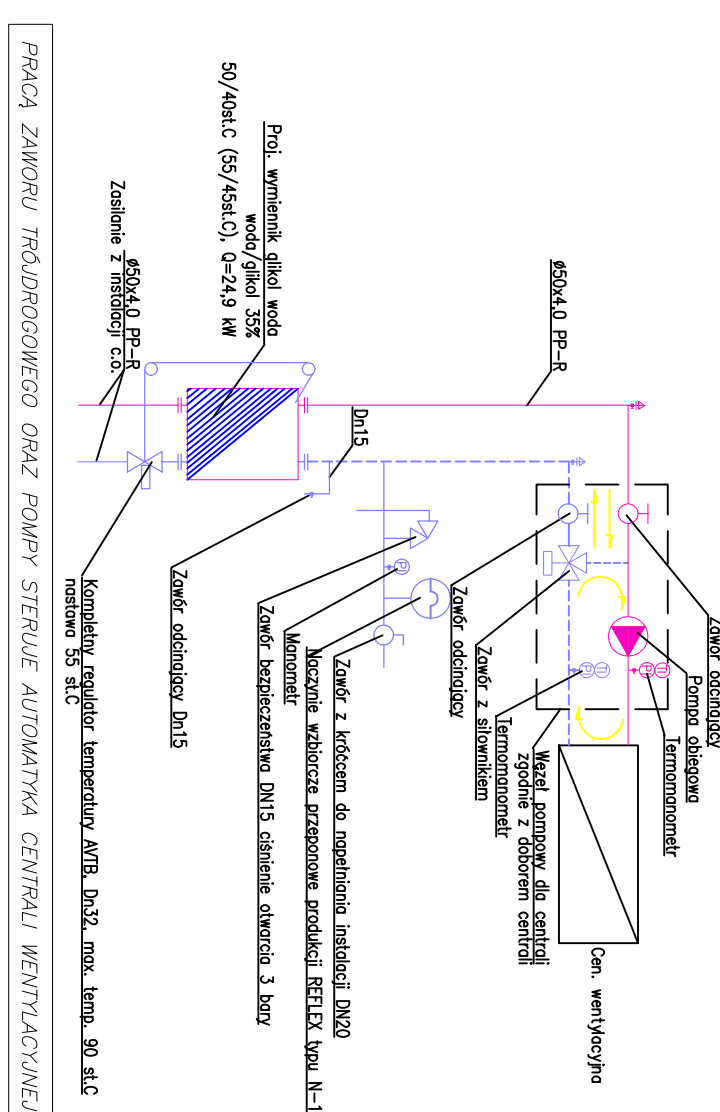

OZNACZENIA

- KX – proj. pion kanalizacji sanitarnej $\varnothing 0,11\text{PVC}$ wprowadzony ponad dach i zakończony rurą wywiewną $\varnothing 0,16\text{PVC}$ (obudowaną).
- proj. zasilanie instalacji c.o.
- proj. powrót instalacji c.o.
- proj. wentylator wywiewny osiowy typu ściennego wg zestawienia powietrza
- proj. wentylator wywiewny kanałowy wg zestawienia powietrza
- proj. typona kratka (szczelina lub otwór wyrównawczy) u dołu drzwi
- proj. nawiewnik 600x600mm o wydajności zgodnej z rysunkiem, ze skrzyżką rozprężną z podejściem bocznym i przepustnicą
- proj. wymiennik 600x600mm o wydajności zgodnej z rysunkiem, ze skrzyżką rozprężną z podejściem bocznym i przepustnicą
- proj. zawór nawiewny do montażu na kanale okrągłym o wydajności zgodnej z rysunkiem
- proj. zawór wywiewny do montażu na kanale okrągłym o wydajności zgodnej z rysunkiem
- proj. przewody nawiewne
- proj. przewody wywiewne

RZUT DACHU – WENTYLACJA MECHANICZNA		SKALA 1:100	DATA	RYC. NR.
INWESTOR:	Pracownia Medyczne Zdrojenia Sieci Zmierzwińskiego Państwa, ul. Dąbrowska 71, 86-300 Górzdzki	BRANŻ: SANIT.	05.2019r.	SW-05
OBIEKT:	Budowa zabudki			
ADRES:	dz nr 50/53, obręb 0099, ul. Dąbrowska 71, 86-300 Górzdzki			
PROJEKTANT:	tech. Wiesław Schmidt	nr ew. uprawnień: GP.1.7342/26/70/93, GP.1.7342/126/70/94		
SPRAWDZIŁ:	mgr inż. Maciej Daniel	nr ew. uprawnień: GP.1.7342/129/70/92		
OPRACOWAŁ:	inż. Jacek Wojtkowski			